

门禁接线原理（九层、十层） 1:100

工程设计证书编号: A222009866

附 注
DESCRIPTIONS


| 会 签 COORDINATION | | | |
|---------------------|--|-----|--|
| 总 图 | | 给排水 | |
| 建 筑 | | 电 气 | |
| 结 构 | | 暖 通 | |

| | | |
|--------------------|-----|-------|
| 审 定 APPROVED BY | 雷培红 | 雷 红 培 |
| 项目负责 CAPTAIN | 贾文靓 | 贾文靓 |
| 专业负责 CHIEF ENGL | 雷红培 | 雷 红 培 |
| 审 核 EXAMINED BY | 王少雷 | 王少雷 |
| 校 对 CHECKED BY | 孟德五 | 孟德五 |
| 设 计 DESIGNED BY | 孙培鹏 | 孙培鹏 |

| 加盖图章处 STAMP AREA | |
|---------------------|--|
| | |
| | |

| | | | |
|---------------------|---------|--------------------|----|
| 建设单位 CLIENT | JSDW | | |
| 工程项目 PROJECT | GCXM | | |
| 子 项 SUBENTRY | | | |
| 图 名 TITLE | 图名 | | |
| 图 别 DRAWING TYPE | 图别 | 图 号 DRAWING NO. | 图号 |
| 版本号 EDITION NO. | VOL. XX | 日 期 DATE | RQ |
| 工程号 PROJ. NO. | | 备 注 Remarks | |



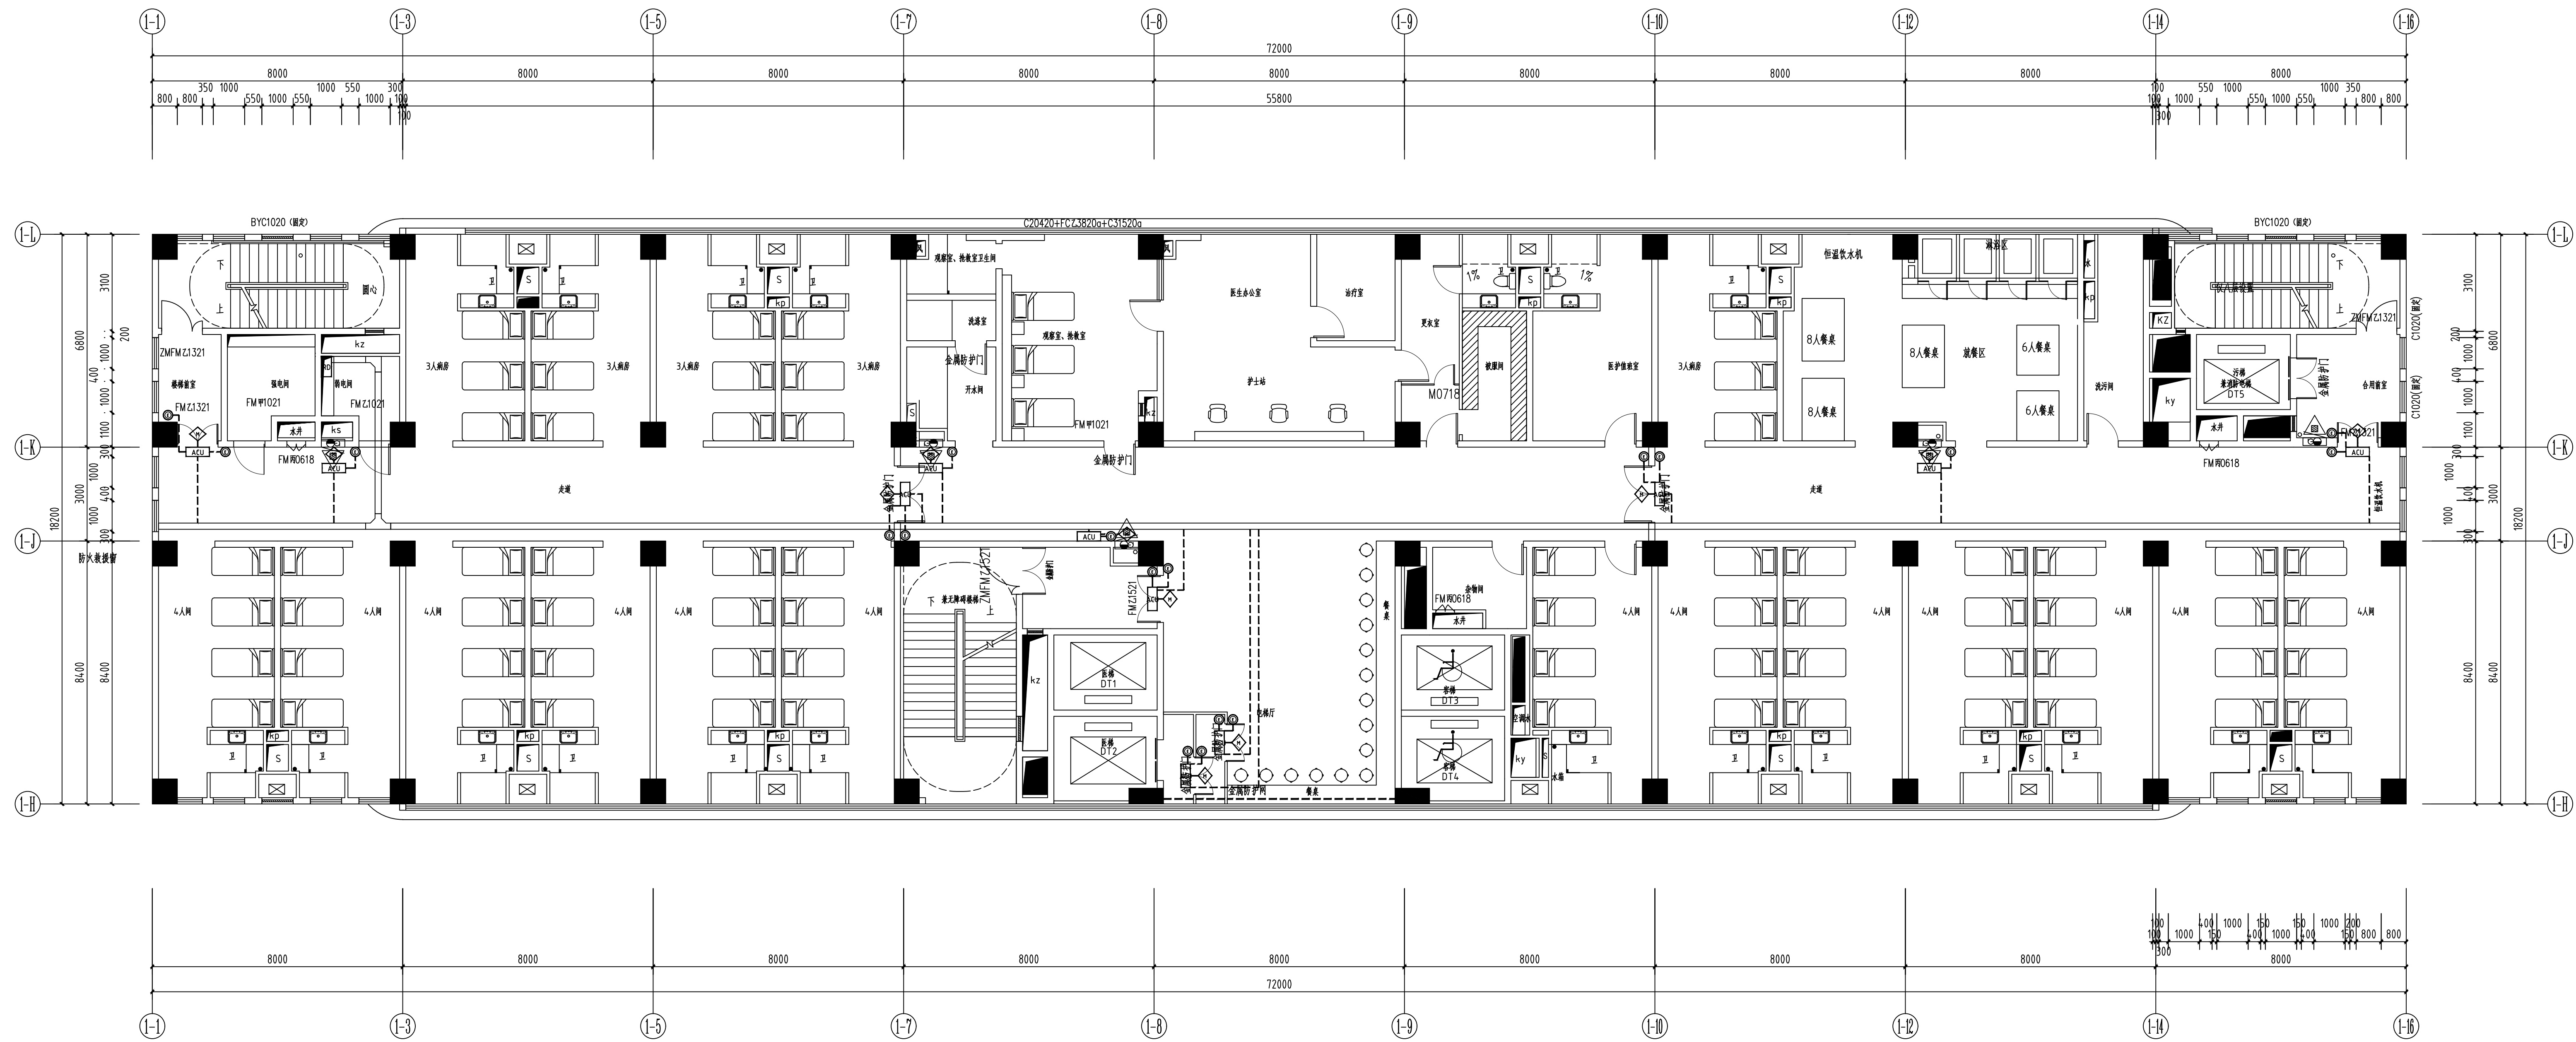

门禁平面图 (九层、十层) 1:100

| 会签 | | | |
|----|-----|--|--|
| 总图 | 给排水 | | |
| 建筑 | 电气 | | |
| 结构 | 暖通 | | |

| | | |
|------|-----|-----|
| 审定 | 雷培红 | 雷红欣 |
| 项目负责 | 贾文殿 | 雷红欣 |
| 专业负责 | 雷培红 | 雷红欣 |
| 审核 | 王少雷 | 雷红欣 |
| 校对 | 孟德五 | 雷红欣 |
| 设计 | 孙培鹏 | 雷红欣 |

| 加章图章处 | |
|-------|--|
| 审核 | |
| 设计 | |
| 校对 | |
| 审核 | |

| | |
|------|-----|
| 建设单位 | JSW |
| 工程项目 | GCM |
| 子项 | |
| 图名 | 图名 |
| 图别 | 图别 |
| 图号 | 图号 |
| 版本 | 版本 |
| 日期 | 日期 |
| 工程号 | 工程号 |

工程设计证书编号: A222009866

附 注


| 会 签 COORDINATION | | | |
|---------------------|--|-----|--|
| 总 图 | | 给排水 | |
| 建 筑 | | 电 气 | |
| 结 构 | | 暖 通 | |

| | | |
|--------------------|-----|-----|
| 审 定 APPROVED BY | 雷培红 | 雷红琼 |
| 项目负责 CAPTAIN | 贾文靓 | 贾文靓 |
| 专业负责 CHIEF ENGL | 雷红培 | 雷红琼 |
| 审 核 EXAMINED BY | 王少雷 | 王少雷 |
| 校 对 CHECKED BY | 孟德五 | 孟德五 |
| 设 计 DESIGNED BY | 孙培鹏 | 孙培鹏 |

| | |
|---------------------|--|
| 加蓋圖章處 STAMP AREA | |
| | |
| | |

| | | | |
|----------------------|---------|--------------------|----|
| 建设单位 CLIENT | JSDW | | |
| 工程项目 PROJECT | GCXM | | |
| 子 项 SUBENTRY | | | |
| 图 名 TITLE | | | |
| 图 别 DRAWING TYPE | 图别 | 图 号 DRAWING NO. | 图号 |
| 版 本 号 EDITION NO. | VOL. XX | 日 期 DATE | RQ |
| 工程 号 PROJ. NO. | | 备 注 Remarks | |



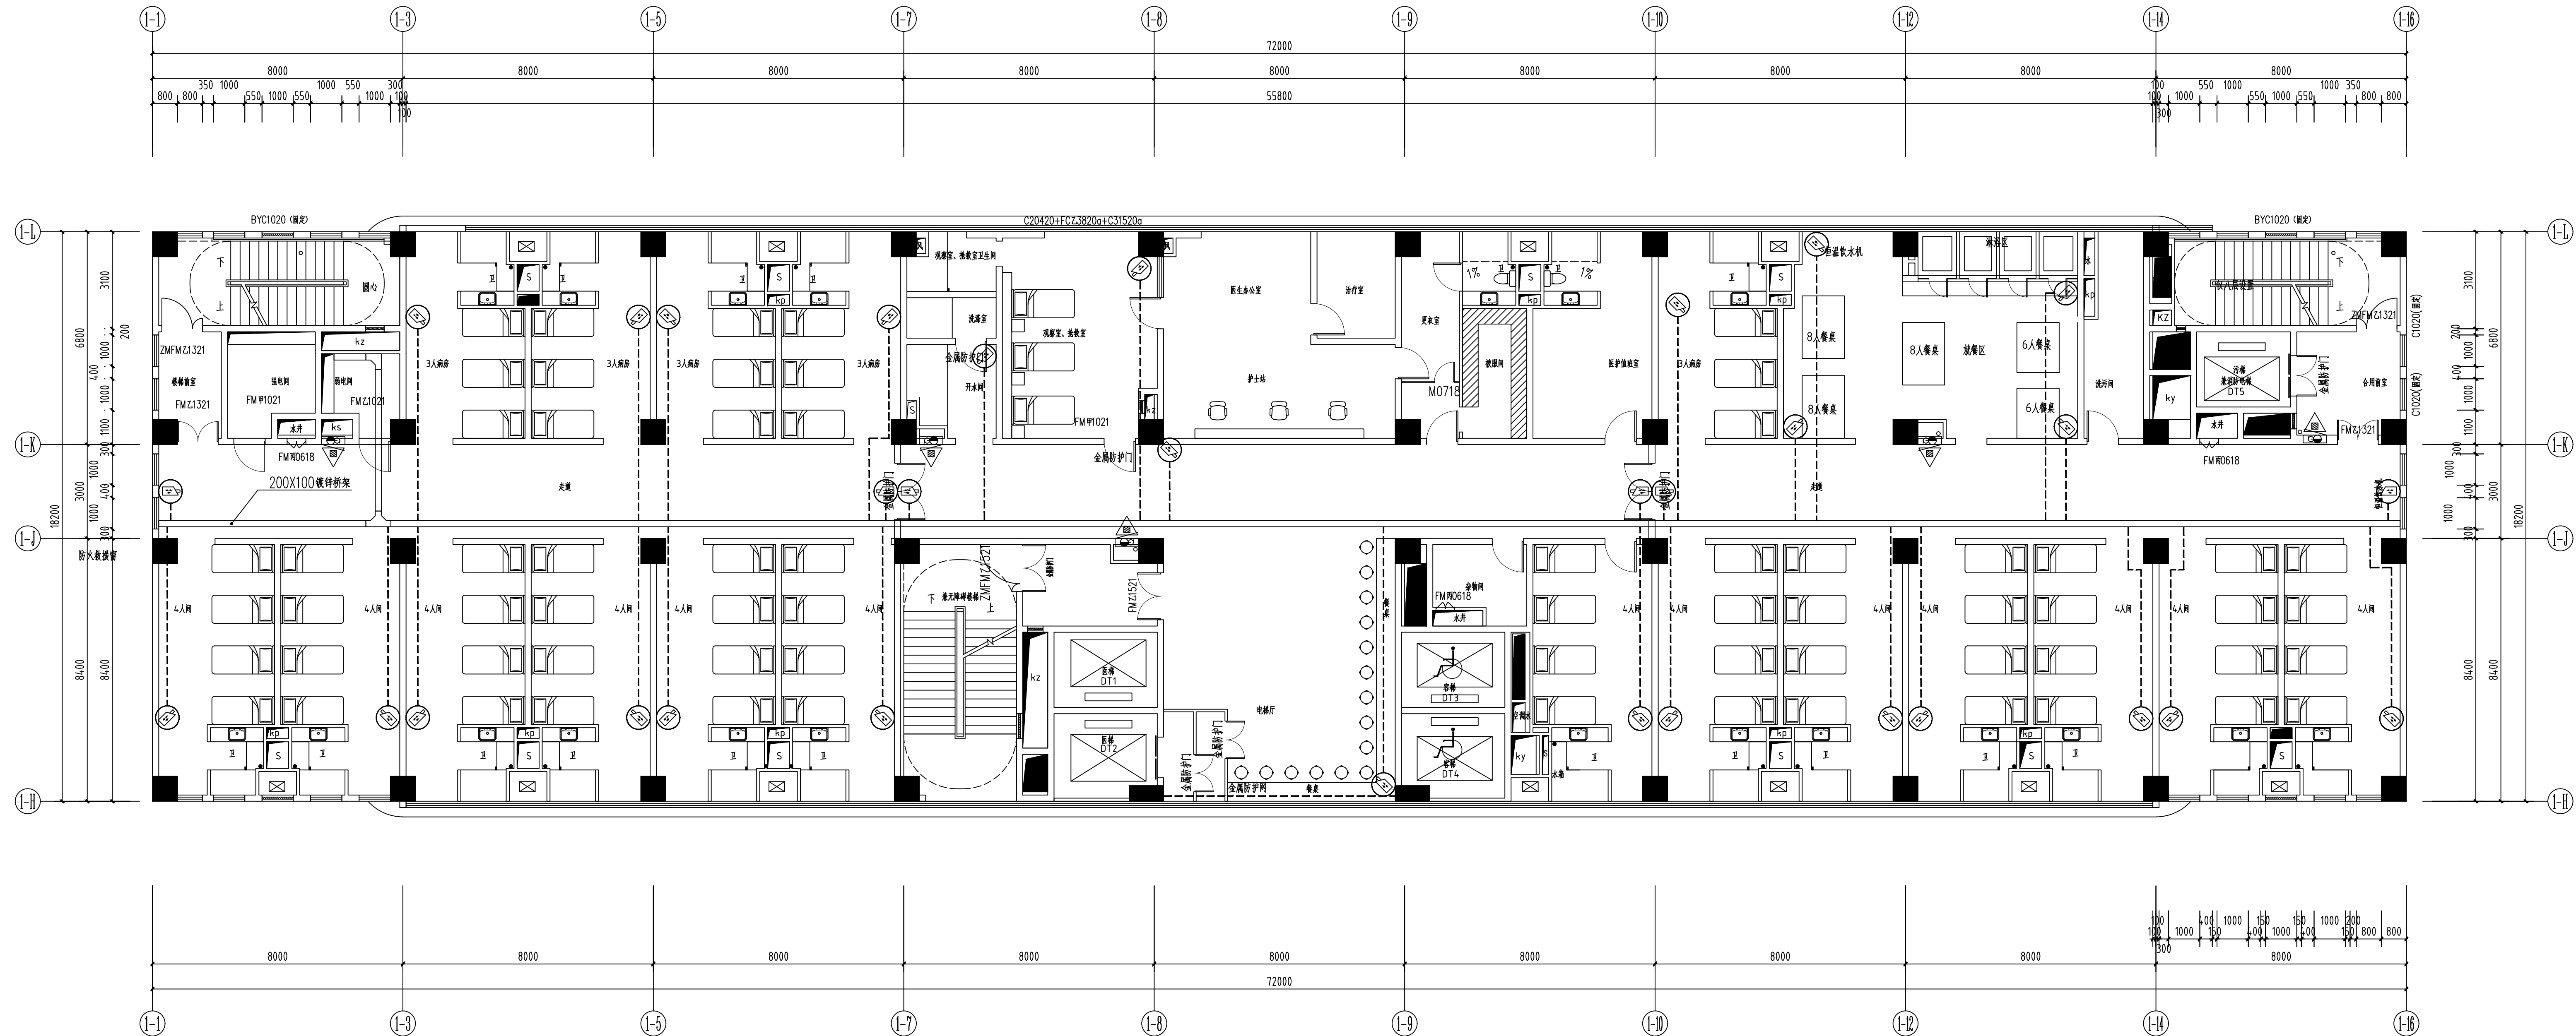


监控点位平面布置图 1:100

| 会签 | | | |
|----|-----|--|--|
| 总图 | 给排水 | | |
| 建筑 | 电气 | | |
| 结构 | 暖通 | | |

| | | |
|------|-----|-----|
| 审定 | 雷培红 | 雷红欣 |
| 项目负责 | 贾文殿 | 雷红欣 |
| 专业负责 | 雷培培 | 雷红欣 |
| 审核 | 王少雷 | 雷红欣 |
| 校对 | 孟德五 | 雷红欣 |
| 设计 | 孙培鹏 | 雷红欣 |

| 加章图章处 | |
|-------|--|
| 设计 | |
| 审核 | |
| 校对 | |
| 制图 | |

| | |
|------|-----|
| 建设单位 | JSM |
| 工程项目 | GCM |
| 子项 | |
| 图名 | 图名 |
| 图别 | 图别 |
| 图号 | 图号 |
| 版本 | 版本 |
| 日期 | 日期 |
| 工程号 | 工程号 |
| 备注 | 备注 |

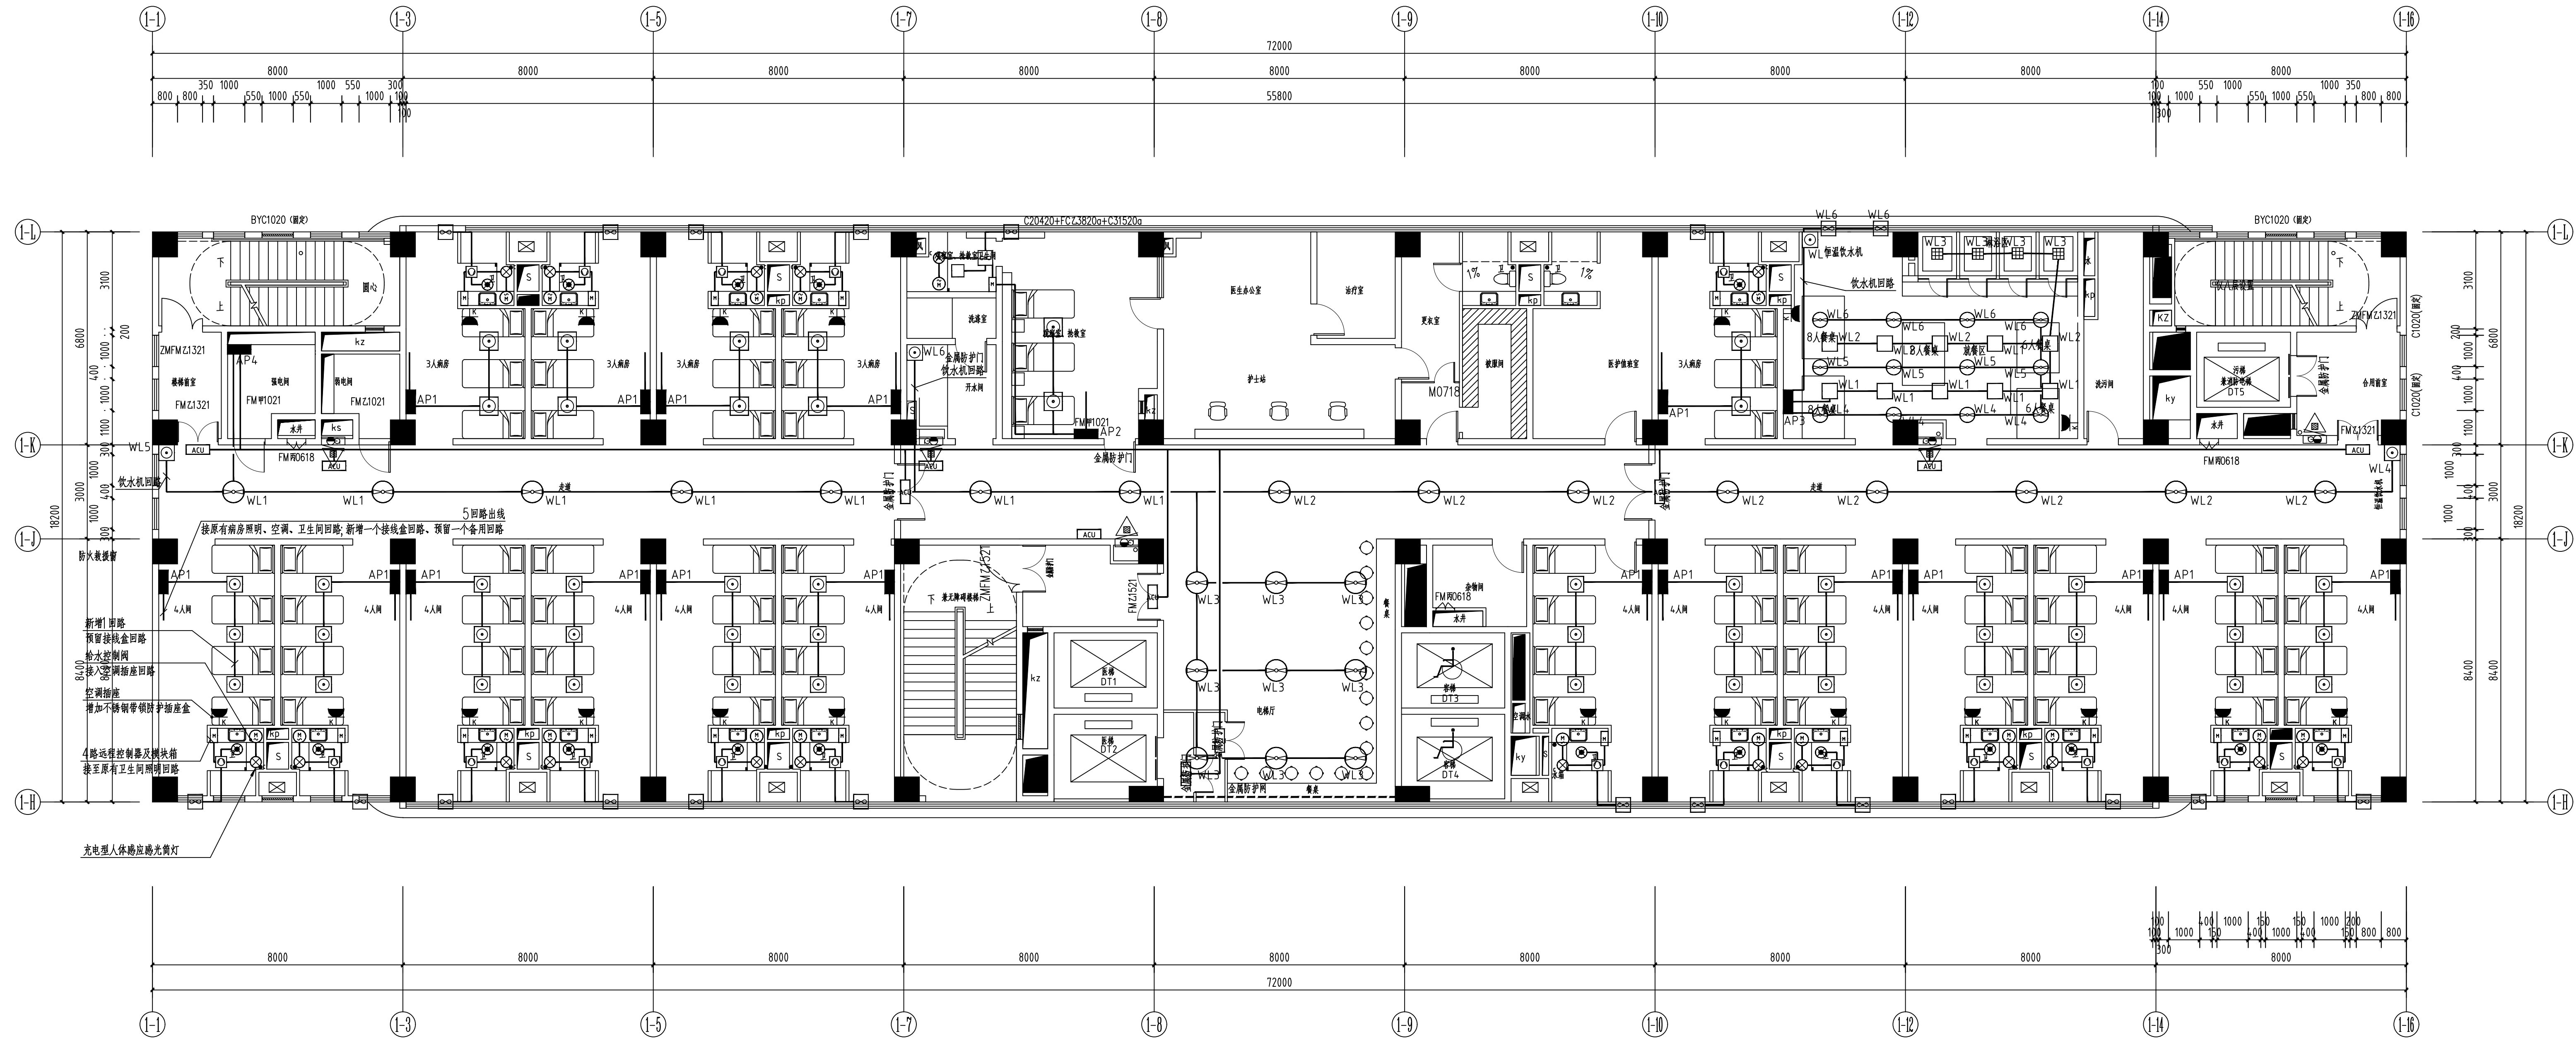

精神科病房配电平面图（九层、十层） 1:100




| 会 签 | | | |
|-----|-----|--|--|
| 总 图 | 给排水 | | |
| 建 筑 | 电 气 | | |
| 结 构 | 暖 通 | | |

| | | |
|------|-----|-----|
| 审 定 | 雷培红 | 雷红欣 |
| 项目负责 | 贾文殿 | 雷红欣 |
| 专业负责 | 雷培培 | 雷红欣 |
| 审 核 | 王少雷 | 雷红欣 |
| 校 对 | 孟德五 | 孟德五 |
| 设 计 | 孙培鹏 | 孙培鹏 |

| 加章图章处 | |
|-----------|--|
| SIGN HERE | |
| | |
| | |

| | |
|------|--------|
| 建设单位 | JSM |
| 工程项目 | GCM |
| 子 项 | |
| 图 名 | 图名 |
| 图 别 | 图别 |
| 图 号 | 图号 |
| 版本号 | VOL.XX |
| 日期 | 日 月 年 |
| 工程号 | 备 注 |



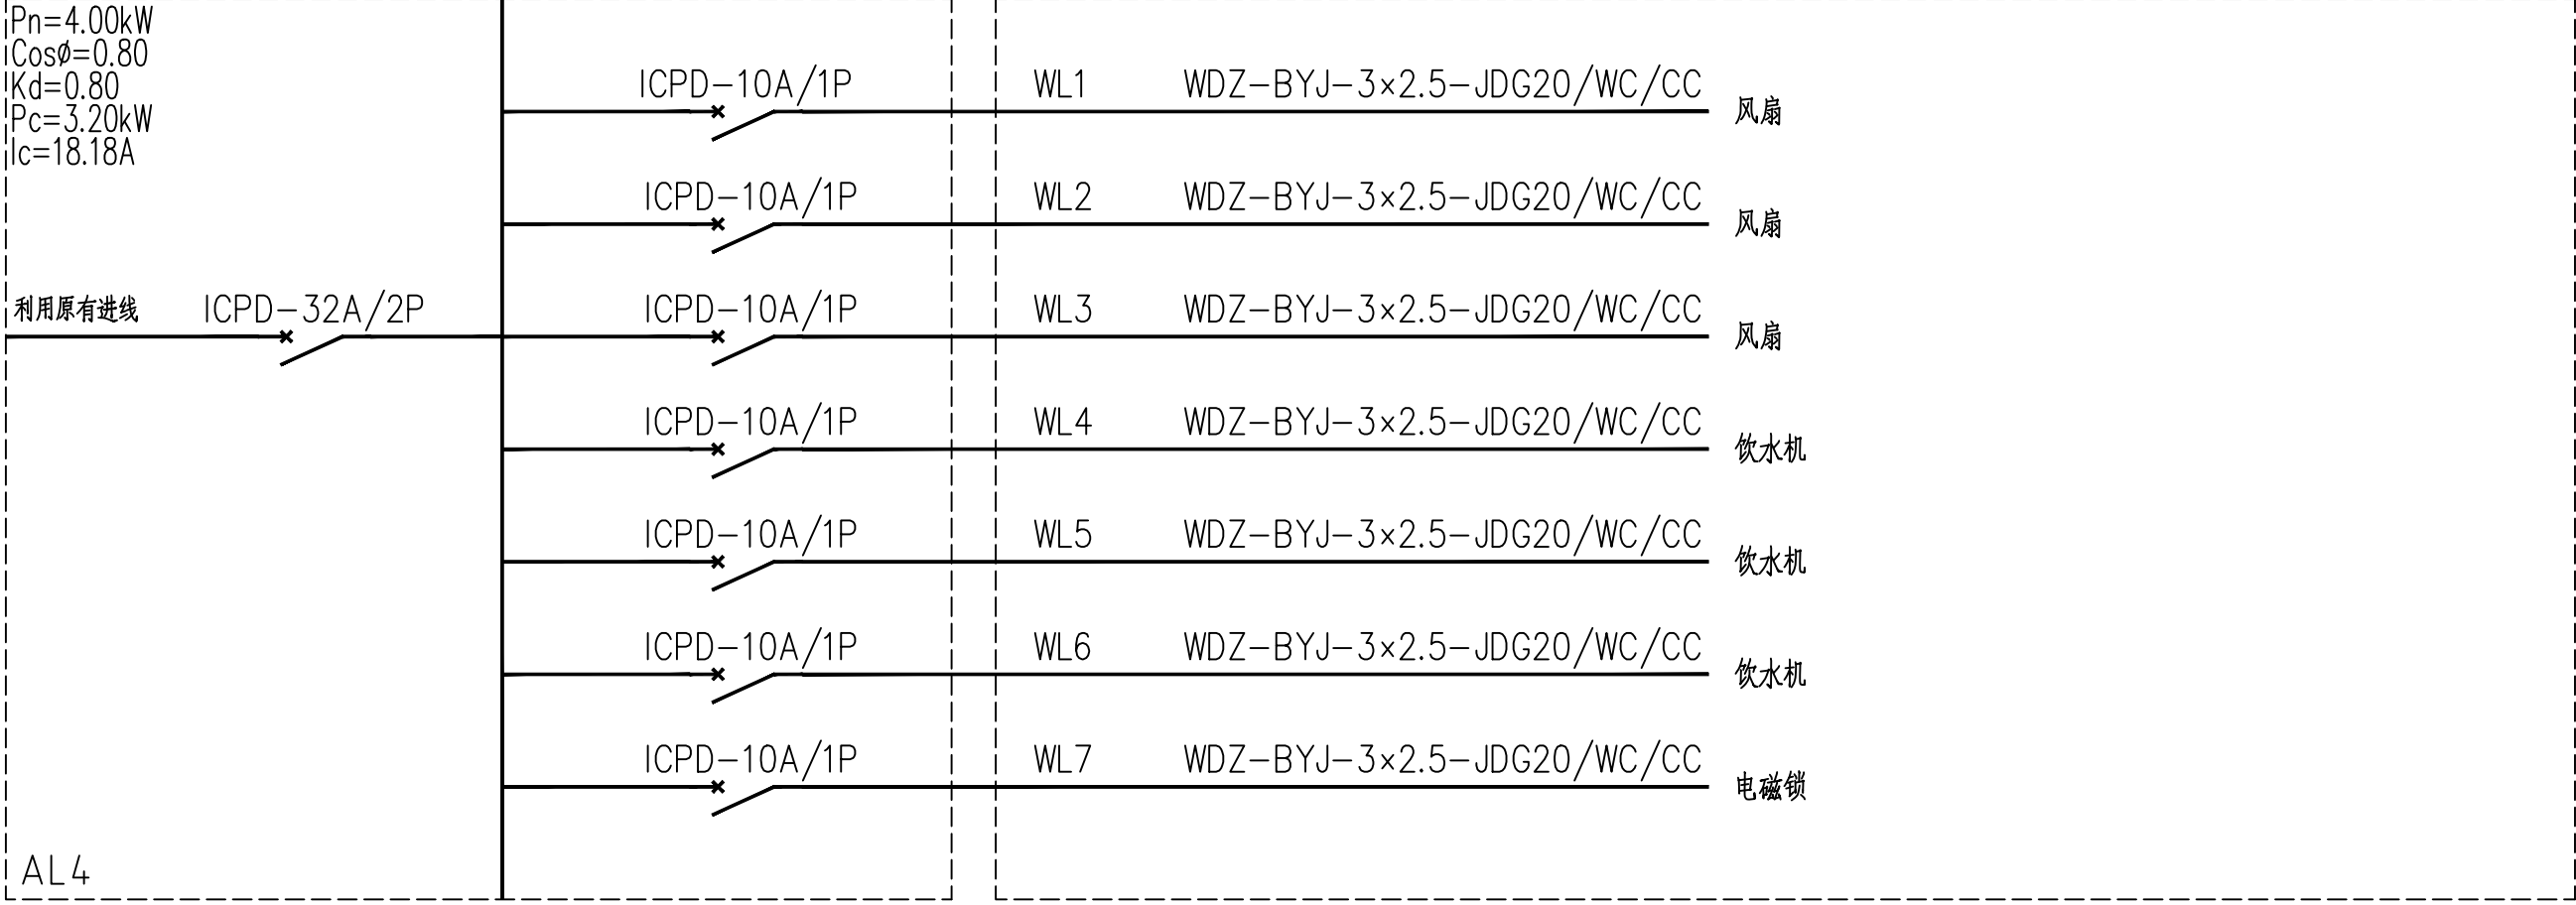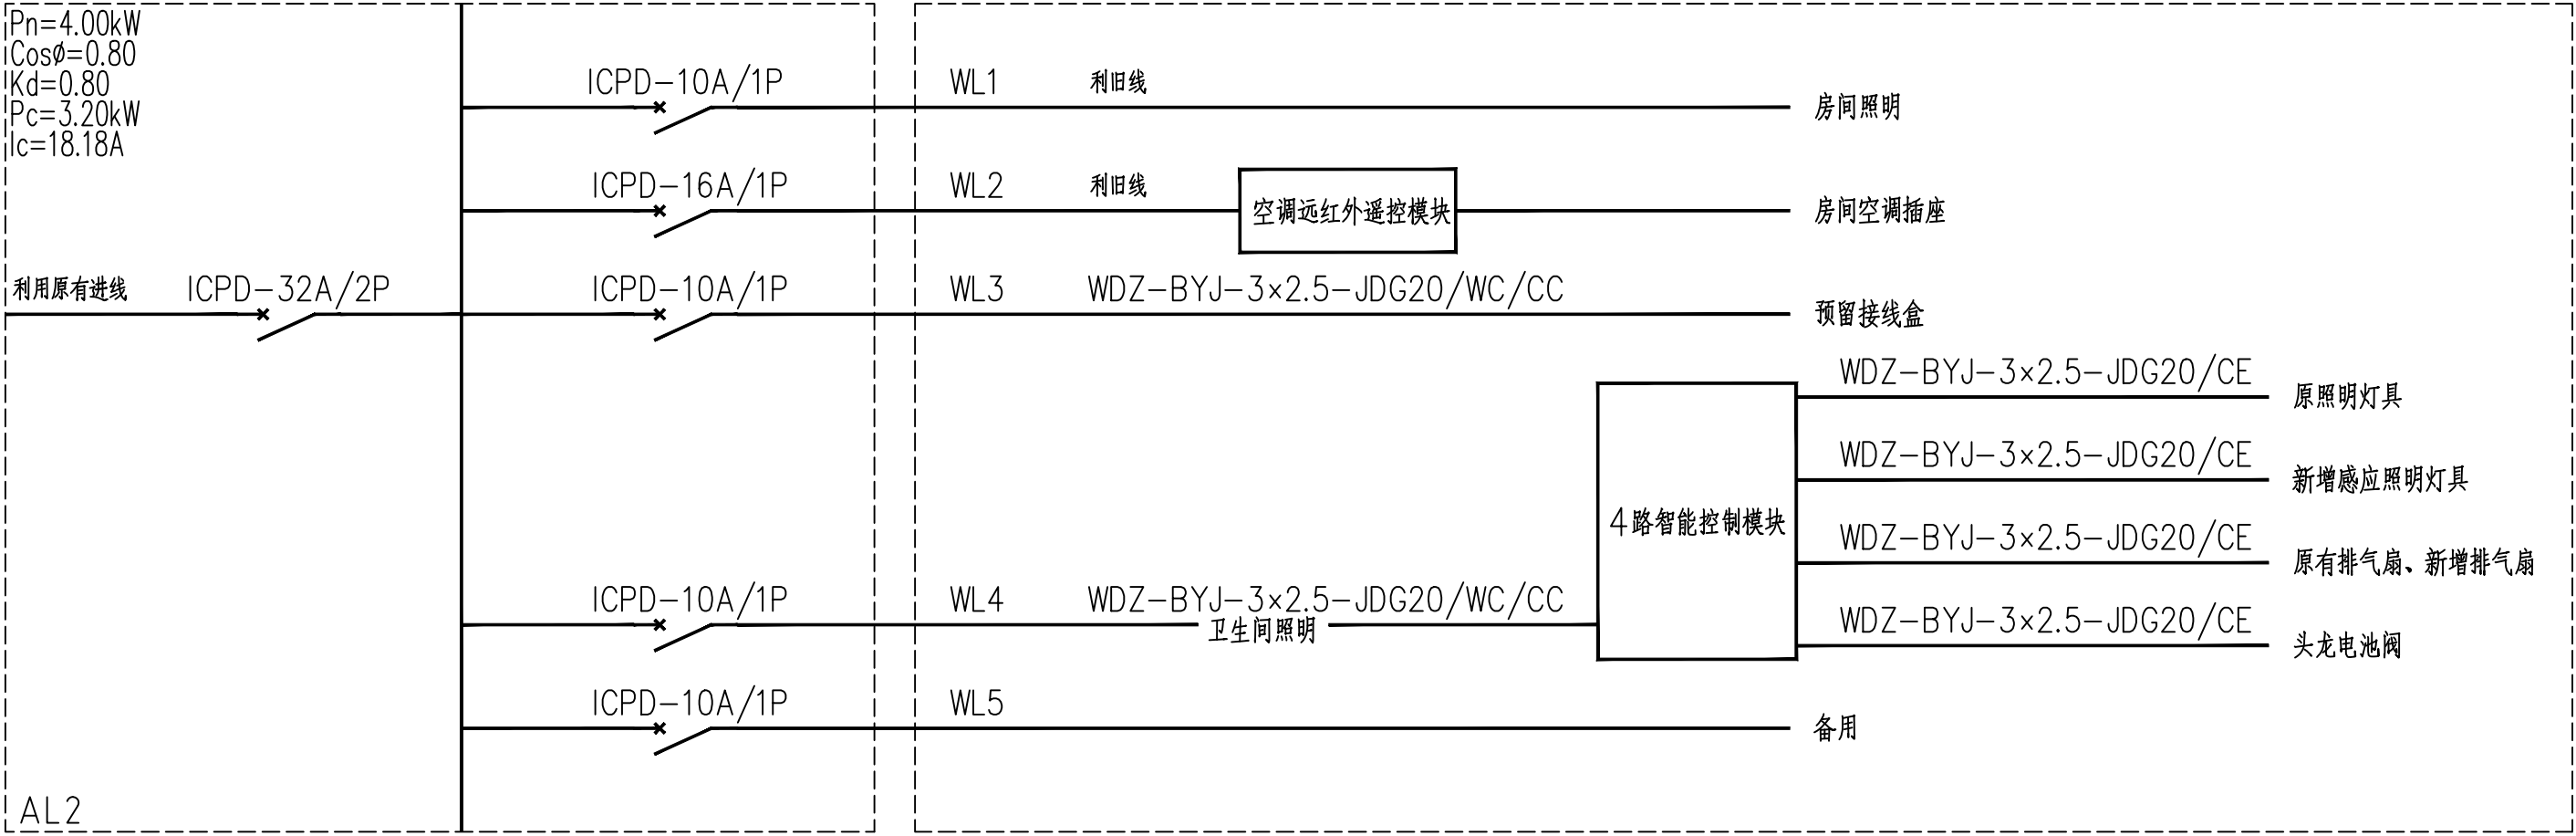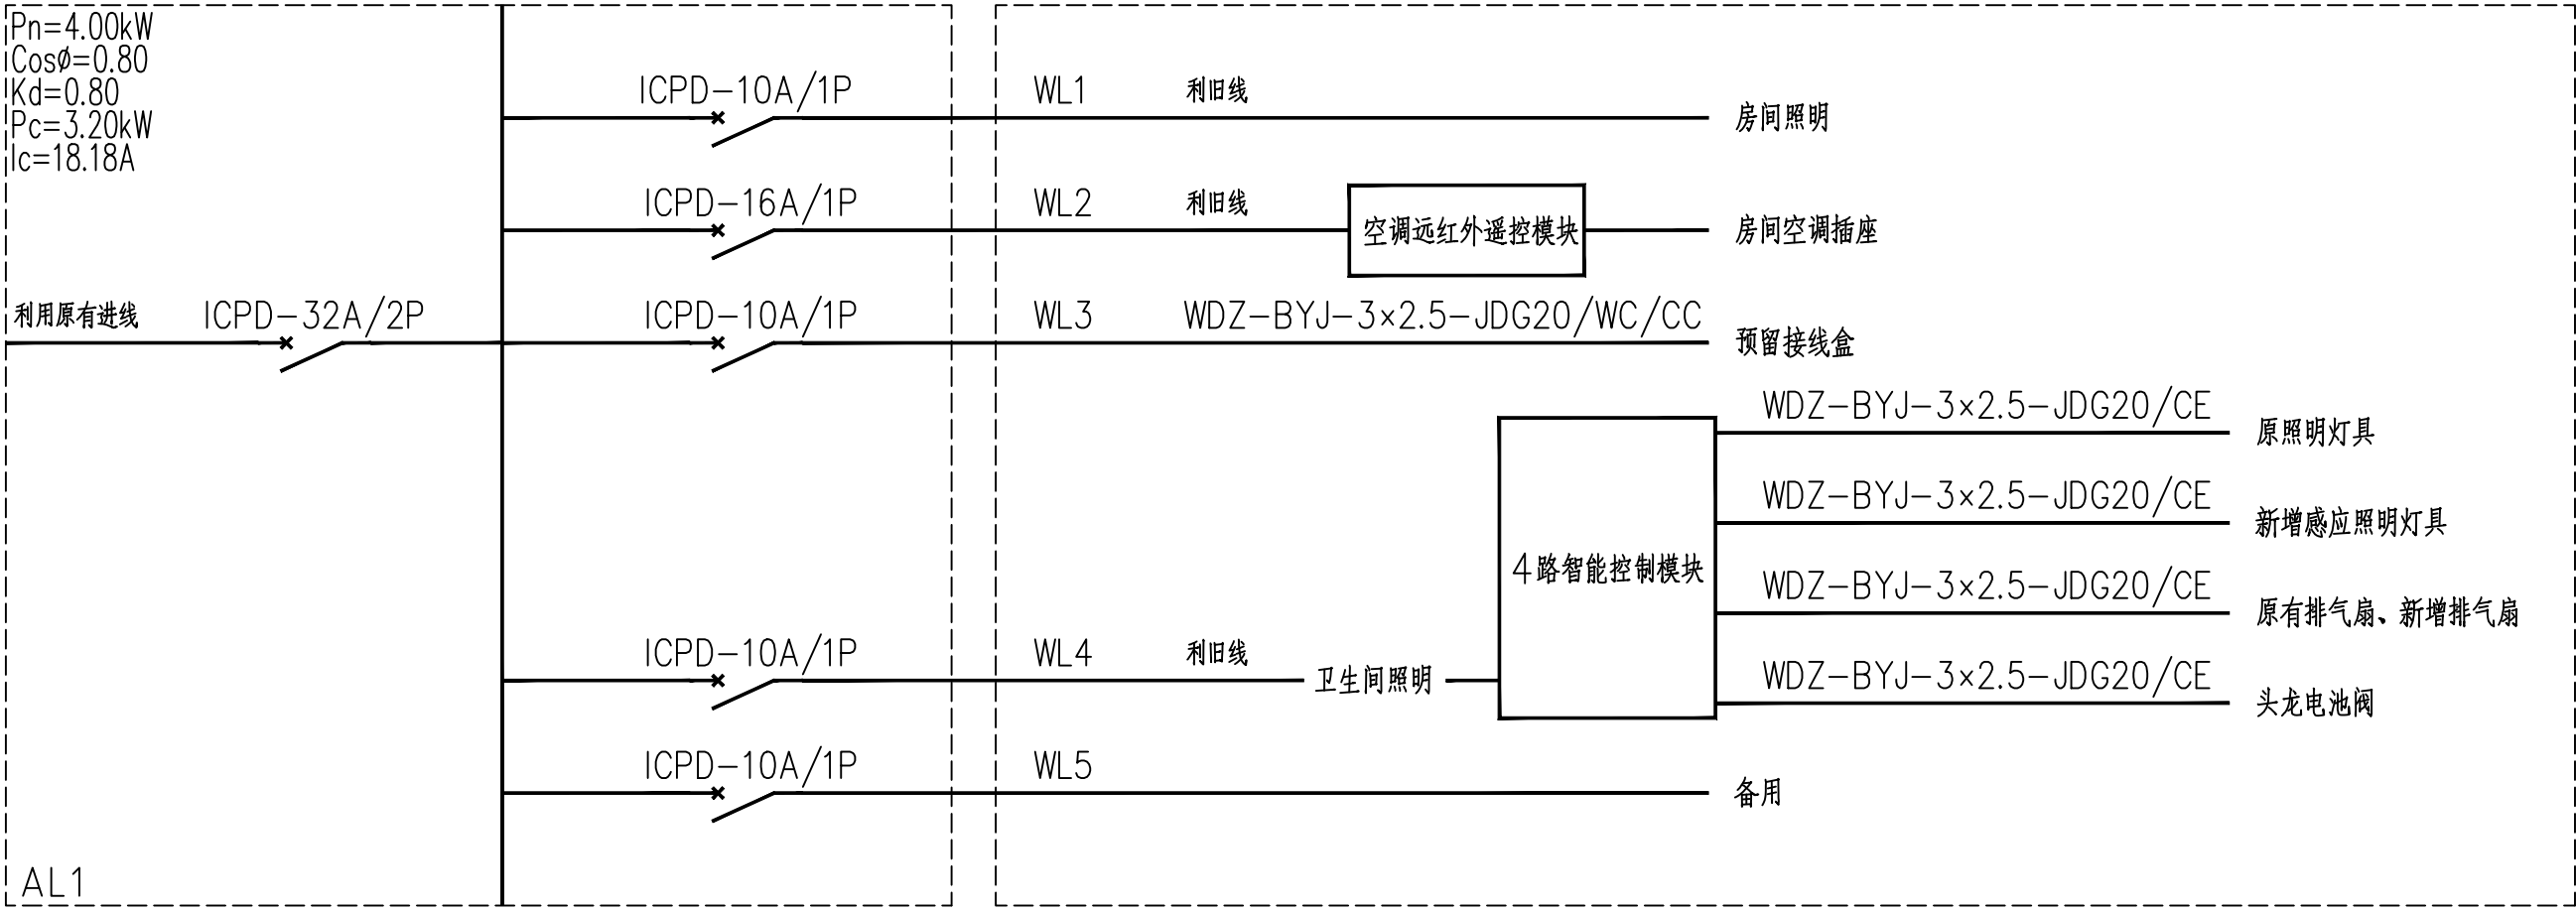

工程设计证书编号: A222009866

附注

DESCRIPTIONS

| 会 签 | | | |
|--------------------|-----|-----|--|
| CONSTRUCTION | | | |
| 总 图 | | 给排水 | |
| 建 筑 | | 电 气 | |
| 结 构 | | 暖 通 | |
| 审 定 APPROVED BY | 雷培红 | 雷红标 | |
| 项目负责 CAPITALS | 贾文颀 | 贾文颀 | |
| 专业负责 CHIEF ENCL | 雷红培 | 雷红标 | |
| 审 核 EXAMINED BY | 王少雷 | 王少雷 | |
| 校 对 CHECKED BY | 孟德五 | 孟德五 | |
| 设 计 DESIGNED BY | 孙培鹏 | 孙培鹏 | |

| 加盖图章处 | |
|-----------|--|
| SIGN AREA | |
| | |
| | |

| | |
|----------------------|--------|
| 建设单位 CLIENT | JSDW |
| 工程项目 PROJECT | GCXM |
| 子 项 SUBPROJECT | |
| 图 名 TITLE | 图名 |
| 图 别 DRAWING TYPE | 图 号 图号 |
| 版 本 号 EDITION NO. | 日 期 RQ |
| 工 程 号 PROJECT NO. | 备 注 |

