



序号	图例	名称	规格	单位	数量	备注
1		化粪池	9000*3100	个	1	
2		钢丝网骨架塑料复合管	DN150	米	659	
3		HDPE 双壁波纹管	DN300	米	11	
4		止回阀	DN150	个	1	
5		搅匀式潜污泵	WQX30-40-7.5KW	台	2	一用一备, 流量30m³/h, 扬程40米, 功率7.5KW
6		污水市政污水井	1000	个	1	
7		给水节点		个	25	
8		电力MPP管	DN204*14mm	米	133.92	壁厚14mm
9		不锈钢阀门	DN100	个	2	
10		不锈钢阀门	DN150	个	2	
11		活接	DN100	个	2	
12		国标双面镀锌钢管	DN150	米	6	用于潜污泵进出口接管
13		国标双面镀锌钢管	DN100	米	12	用于潜污泵进出口接管
14		150MM异径镀锌三通	DN150	个	1	
15		钢管转钢丝网骨架塑料复合管接头	DN150	个	1	

注：该材料表仅供参考，具体以实际耗材为准。

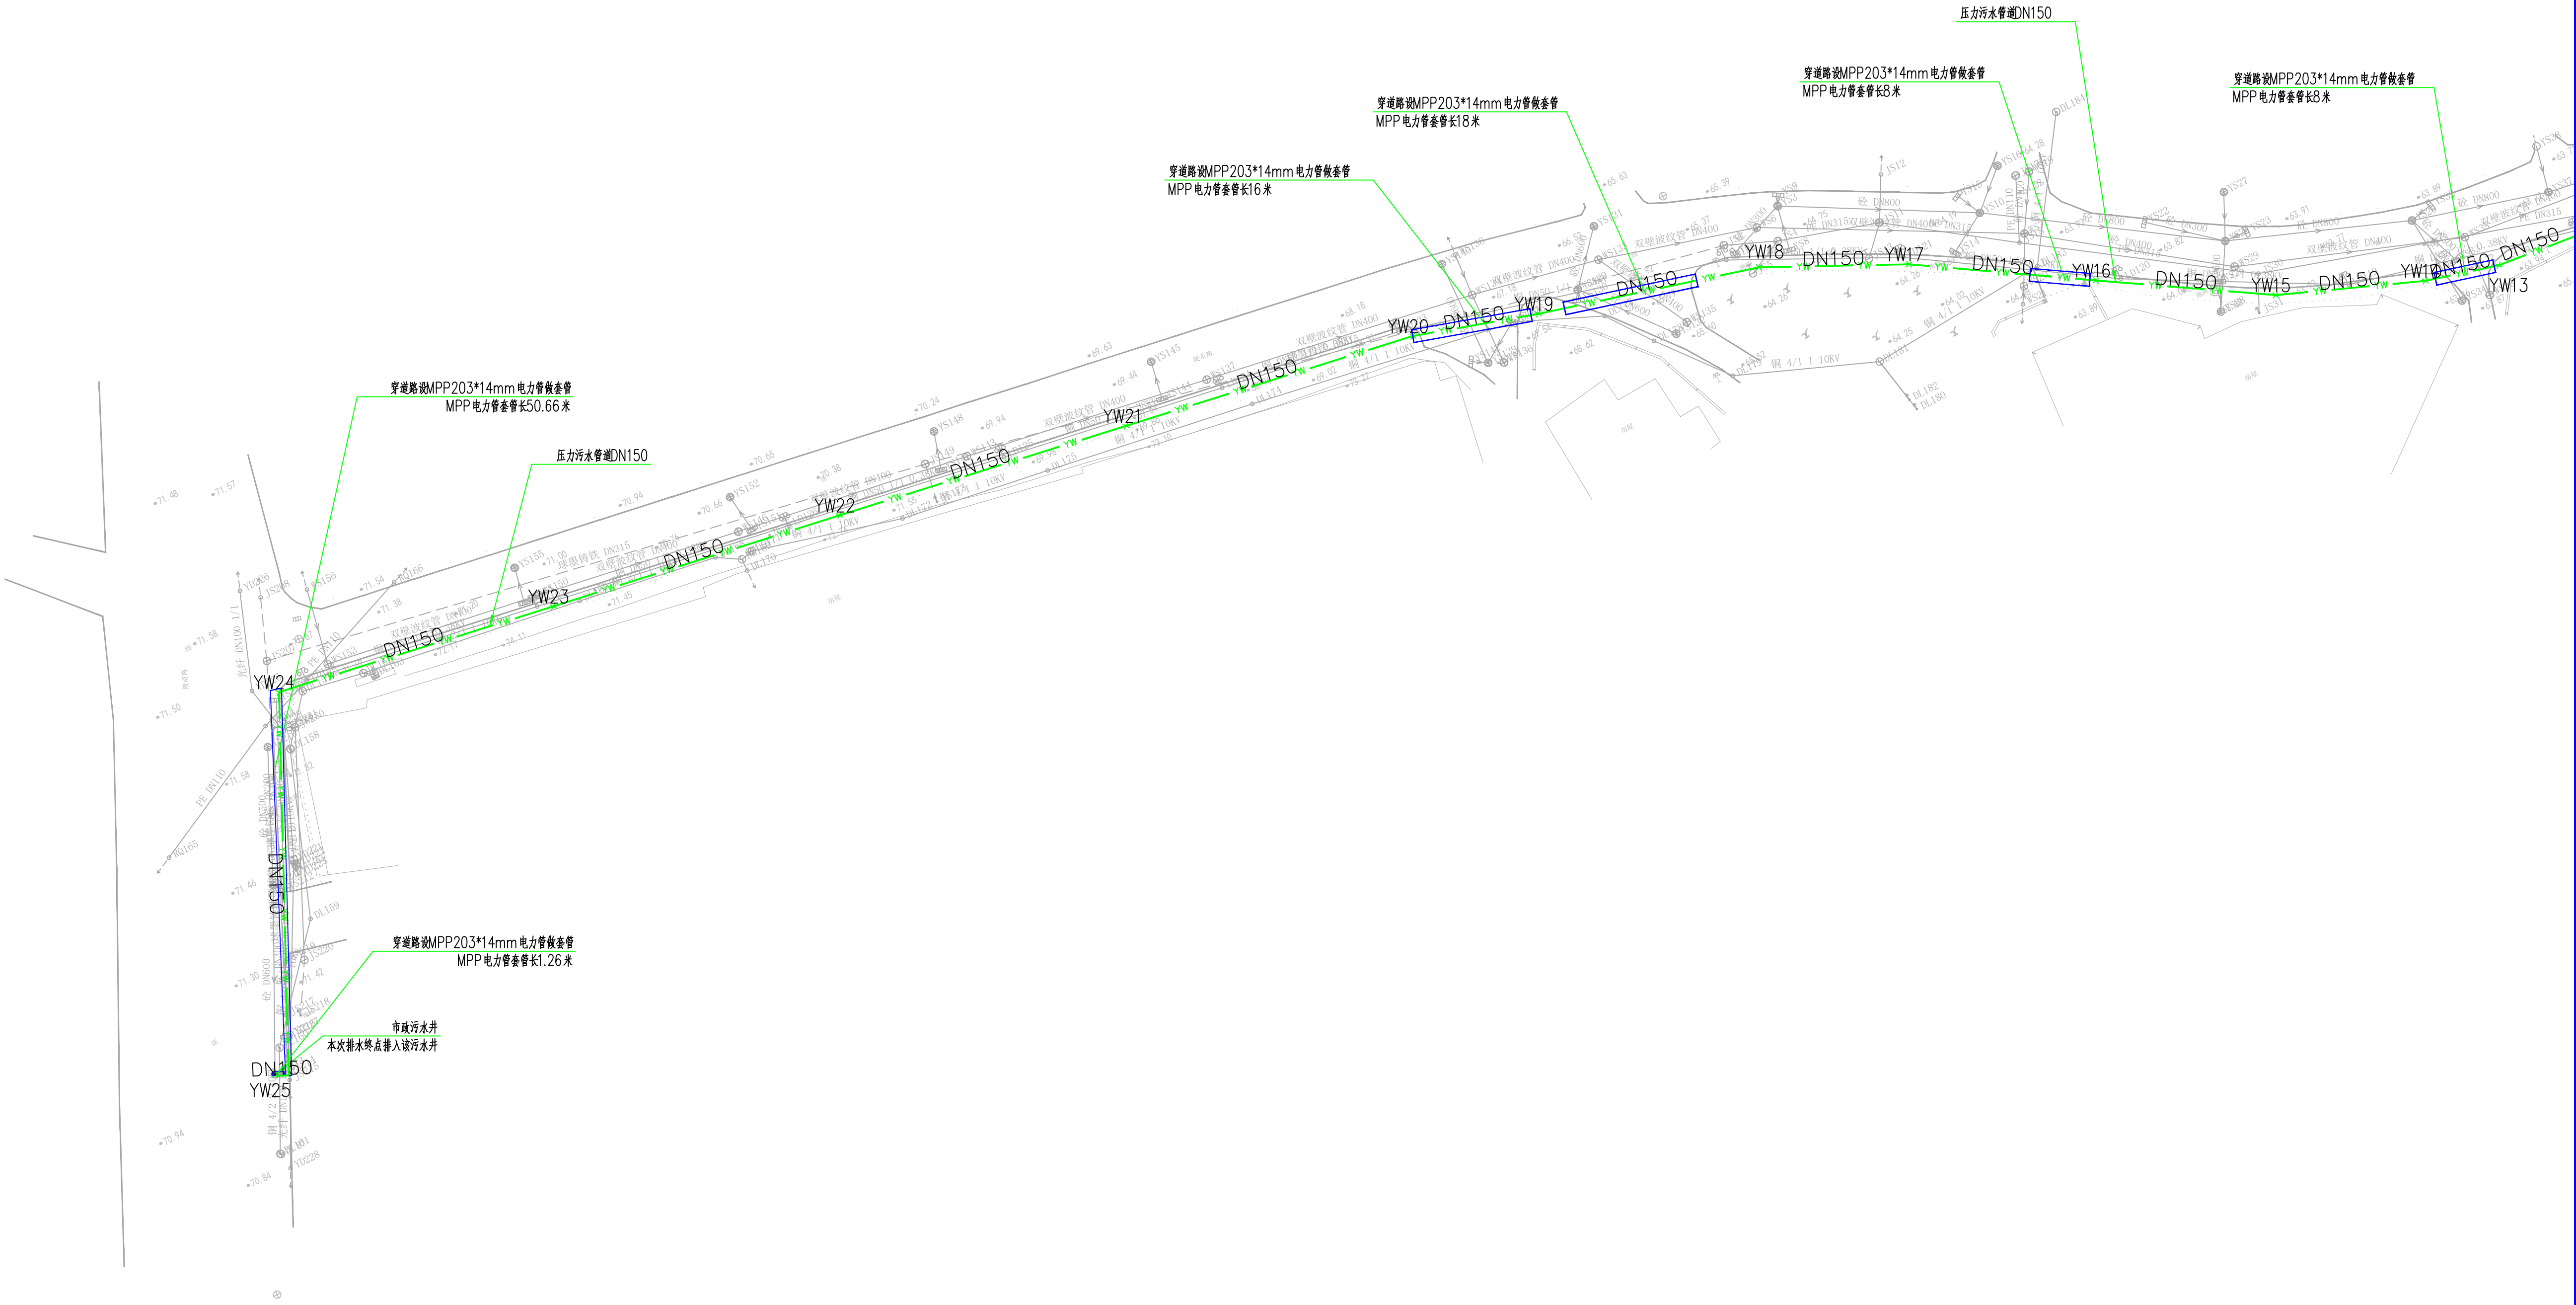

 <div>中创敦朴工程咨询有限公司 HUANG DUNPU ENGINEERING CONSULTING CO., LTD 市政行业乙级设计证书 A452010195</div>	项目名称 PROJECT TITLE	韶关市殡仪馆污水接入市政污水管网设计服务	项目负责人 AUTHORIZED BY	胡正华	胡正平	专业负责人 DISCIPLINE RESPONSIBLE BY	徐 刚	徐刚	图 纸 名 称 DRAWING TITLE	工程编号 PROJECT NO.	GGZC-DZ-2025006	图 号 DRAWING NO.	SS-13
	建设单位 CLIENT	韶关市殡仪馆	审 定 AUTHORIZED BY	王 平	王平	校 对 CHECKED BY	孟 超	孟超		专 业 SPECIALTY	给排水	设计阶段 DESIGN STAGE	施工图
			审 核 EXAMINED BY	王 平	王平	设计/制图 DESIGNED/DRAWING BY	赵晨光	赵晨光		版 本 VERSION	第一版	日 期 DATE	2025.09
			污水平面布置图一										

