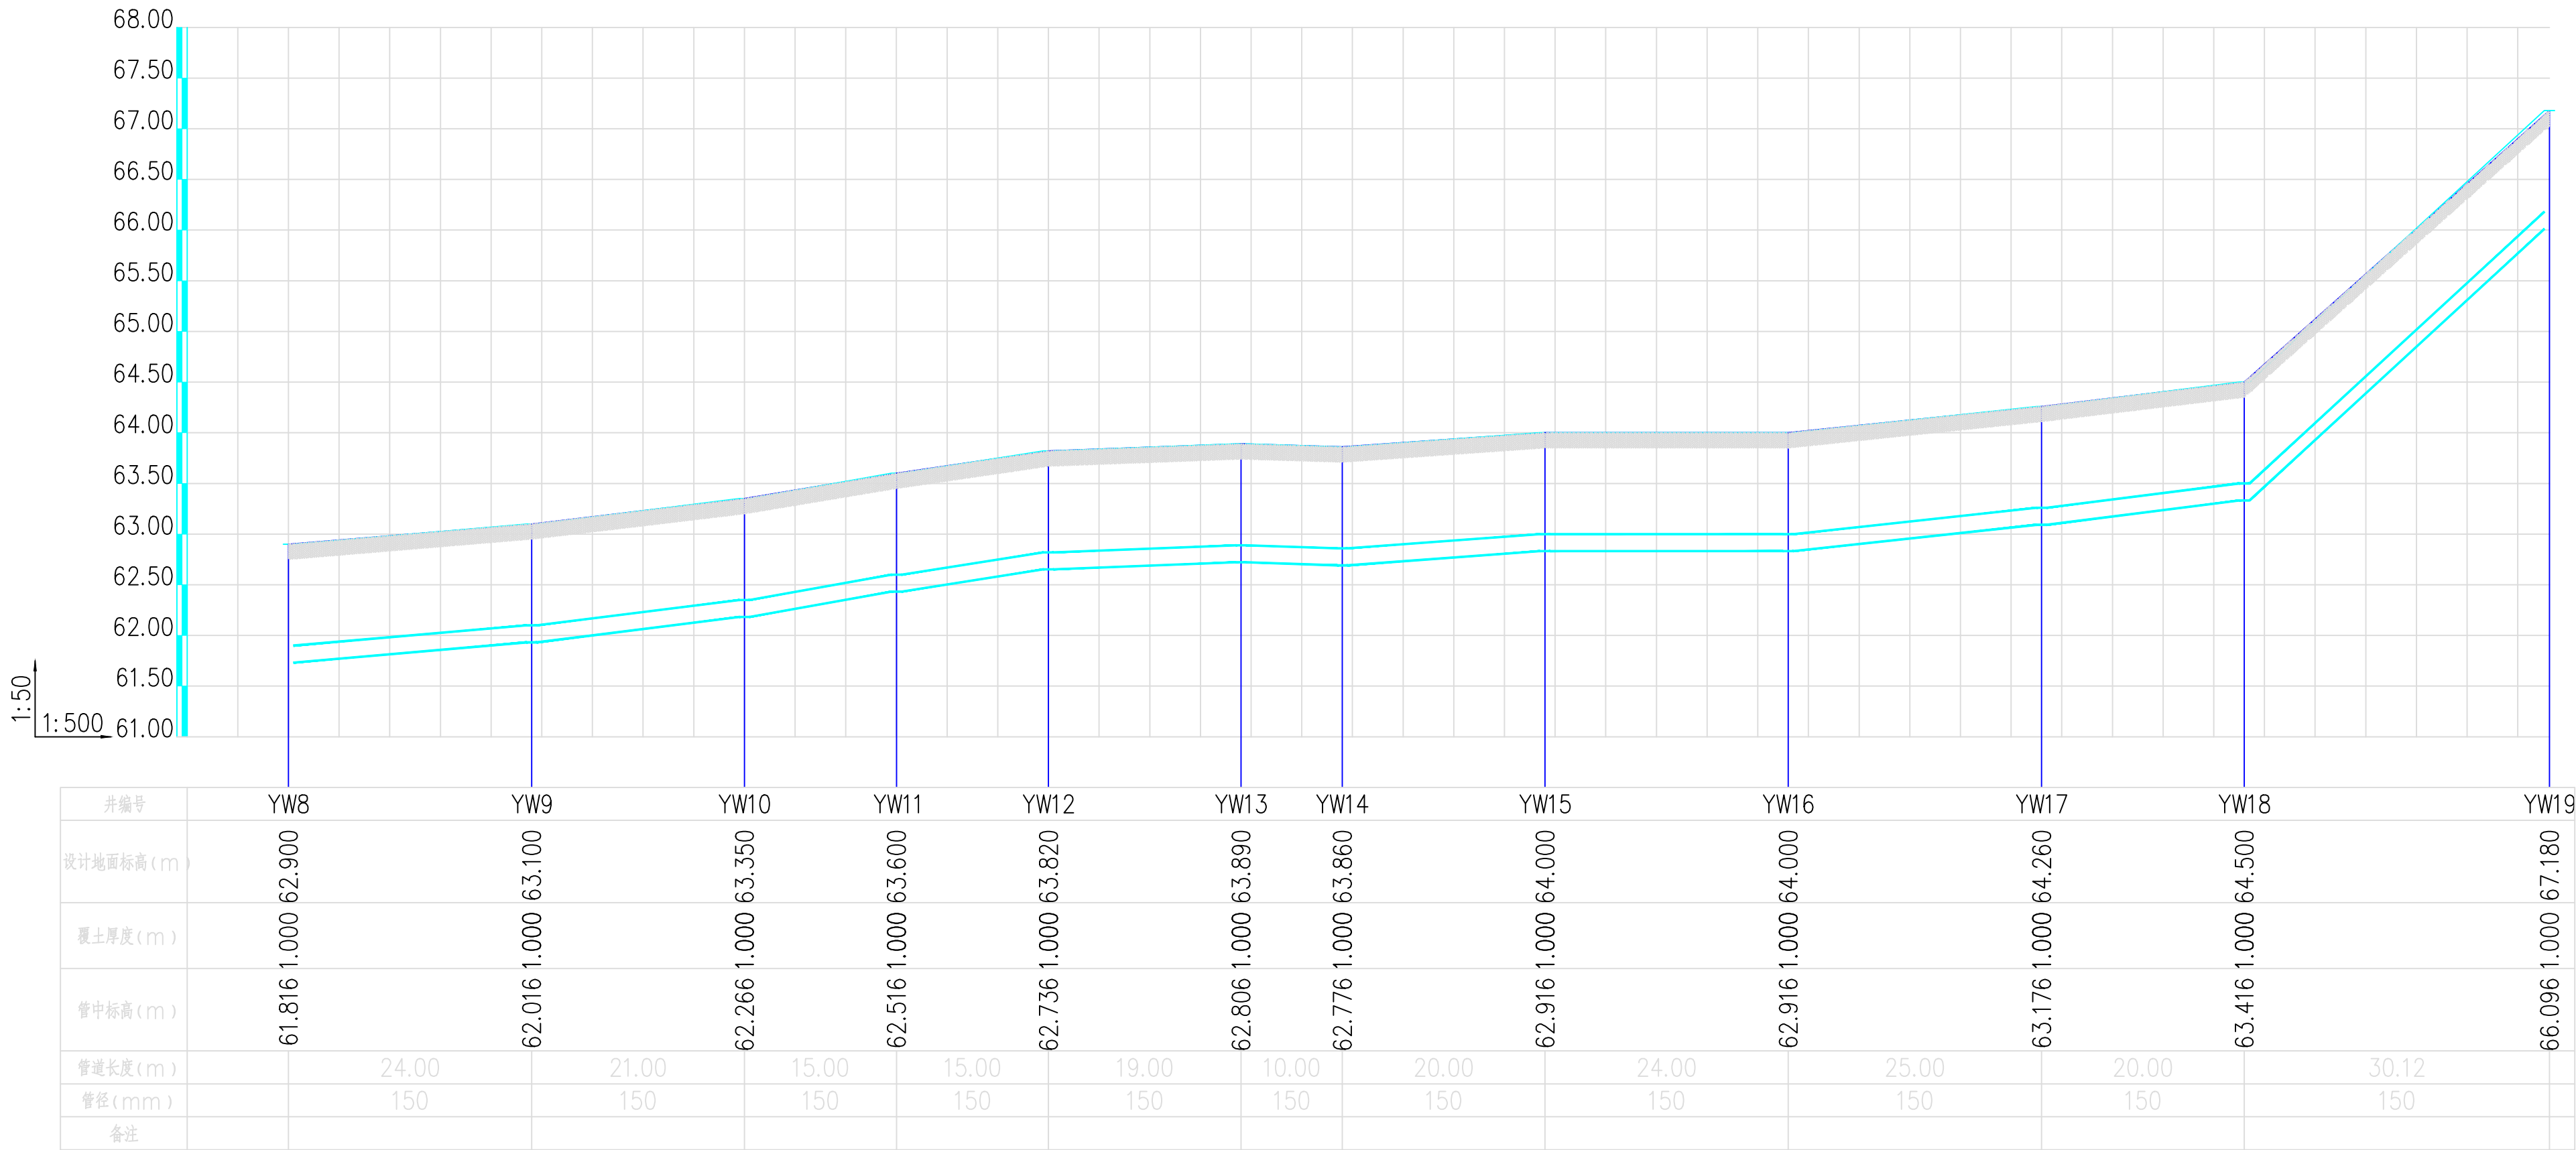

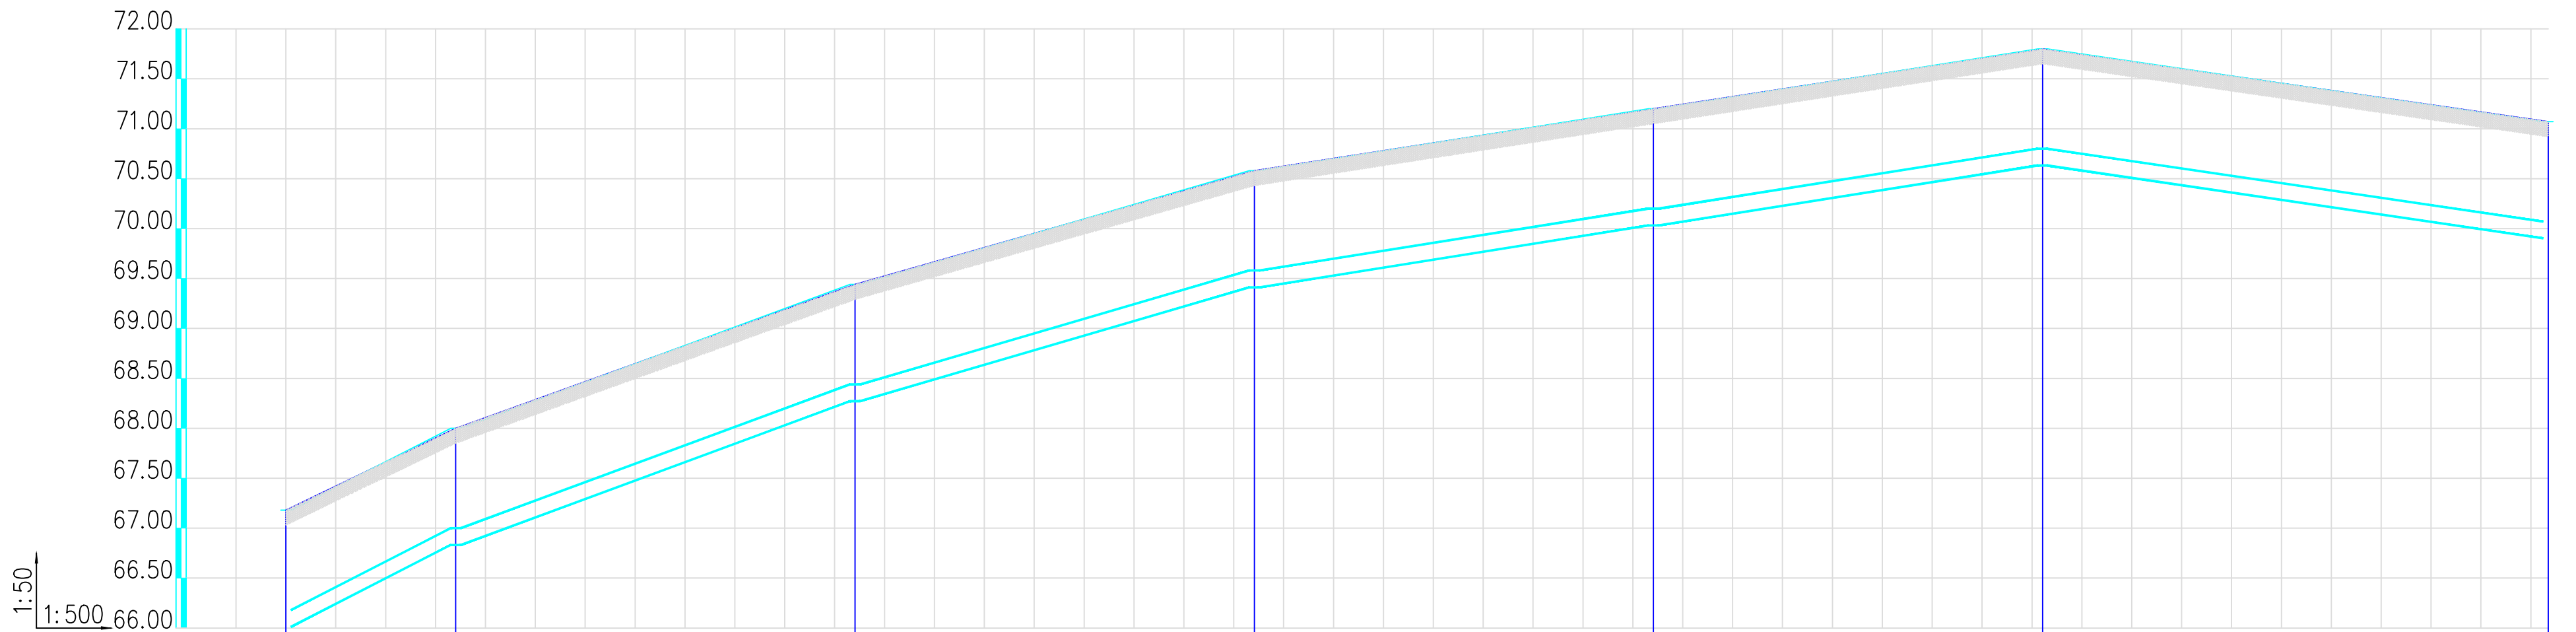
 <div>中创敦朴工程咨询有限公司 ZHANG DUNPU ENGINEERING CONSULTING CO., LTD 市政行业乙级设计证书 A452010195</div>	项目名称 PROJECT TITLE		韶关市殡仪馆污水接入市政污水管网设计服务	项目负责人 AUTHORIZED BY	胡正华	胡正平	专业负责人 DISCIPLINE RESPONSIBLE BY	徐刚	徐刚	图 纸 名 称 DRAWING TITLE		工程编号 PROJECT NO.	GGZC-DZ-2025006	图 号 DRAWING NO.	SS-15
	建设单位 CLIENT		韶关市殡仪馆	审 定 AUTHORIZED BY	王 平	王平	校 对 CHECKED BY	孟 超	孟超	压力污水管道纵断面一		专 业 SPECIALTY	给排水	设计阶段 DESIGN STAGE	施工图
				审 核 EXAMINED BY	王 平	王平	设计/制图 DESIGNED/DRAWING BY	赵晨光	赵晨光			版 本 VERSION	第一版	日 期 DATE	2025.09

本图纸版权归本公司所有，不得用于本工程以外范围。



 <div>中创敦朴工程咨询有限公司 ZHONG CHUANG DUNPU ENGINEERING CONSULTING CO., LTD 市政行业乙级设计证书 A452010195</div>	项目名称 PROJECT TITLE 韶关市殡仪馆污水接入市政污水管网设计服务	建设单位 CLIENT 韶关市殡仪馆	项目负责人 AUTHORIZED BY 胡正华	胡正华	专业负责人 DISCIPLINE RESPONSIBLE BY 徐刚	徐刚	图纸名称 DRAWING TITLE 压力污水管道纵断面二	工程编号 PROJECT NO. GGZC-DZ-2025006	图号 DRAWING NO. SS-16
			审定 AUTHORIZED BY 王平	王平	校对 CHECKED BY 孟超	孟超		专业 SPECIALTY 给排水	设计阶段 DESIGN STAGE 施工图
			审核 EXAMINED BY 王平	王平	设计/制图 DESIGNED/DRAWING BY 赵晨光	赵晨光		版本 VERSION 第一版	日期 DATE 2025.09

本图纸版权归本公司所有，不得用于本工程以外范围。



井编号	YW19	YW20		YW21		YW22		YW23		YW24		YW25
设计地面标高(m)	67.180	68.000		69.440		70.580		71.200		71.800		71.070
覆土厚度(m)	1.000	1.000		1.000		1.000		1.000		1.000		1.000
管中标高(m)	66.096	66.916		68.356		69.496		70.116		70.716		69.986
管道长度(m)		17.02		40.03		40.02		40.00		39.00		50.66
管径(mm)		150		150		150		150		150		150
备注												

<div><div><div>中</div><div>中创敦朴</div></div><div>SHENG CHUANG DUNPU</div></div>	中创敦朴工程咨询有限公司 HUANG DUNPU ENGINEERING CONSULTING CO., LTD 市政行业乙级设计证书 A452010195	项目名称 PROJECT TITLE 韶关市殡仪馆污水接入市政污水管网设计服务 建设单位 CLIENT 韶关市殡仪馆	项目负责人 AUTHORIZED BY	胡正华	胡正平	专业负责人 DISCIPLINE RESPONSIBLE BY	徐刚	徐刚	图 纸 名 称 DRAWING TITLE 压力污水管道纵断面三	工程编号 PROJECT NO.	GZC-DZ-2025006	图 号 DRAWING NO.	SS-17
			审 定 AUTHORIZED BY	王 平	王 平	校 对 CHECKED BY	孟 超	孟 超		专 业 SPECIALTY	给排水	设计阶段 DESIGN STAGE	施工图
			审 核 EXAMINED BY	王 平	王 平	设计/制图 DESIGNED/DRAWING BY	赵晨光	赵晨光		版 本 VERSION	第一版	日 期 DATE	2025.09

本图纸版权归本公司所有，不得用于本工程以外范围。